

注1:1 箇中 配管図の器具及び配管配線はすべて撤去とする。
但し、打込配管配線は残置とする。
注2:1 箇中既設機器記号に○を付す。×は撤去を示す。

図体に付し、全て撤去

HP 0.9・5P (25)

1 階平面図 S=1/100

図体に付し、全て撤去

1.2x4 (19)

R 階平面図 S=1/100

記号	内容
■	電信機 P-2-5L 設置型
○	電話 150 号機
○	表示灯
○	電信機 P-2 設置型
□	増設知覚センサー 2 号
○	多機能火災感知器 1 号
○	温度センサー 1 号感知器 1 号
□	同軸ケーブル
—	配管配線
○ P	配管配線レイアウト
○	電気設備等

自動火災報知器系統図

HP 0.9・5P (25)

B 階平面図 S=1/100

1.2x4 (19)

2 階平面図 S=1/100

資料 8 - 2 - 2

設計番号

作成日


種別/備考

担当

工事名称 長久手古戦場公園再整備事業
既存改修和弓場増築工事
図面名称 旧郷土資料館 自動火災報知設備
B1・1・2・R 階平面図(改修前) 撤去範囲
縮尺 A1: 1/100
A3: 1/200

図面番号

E-13

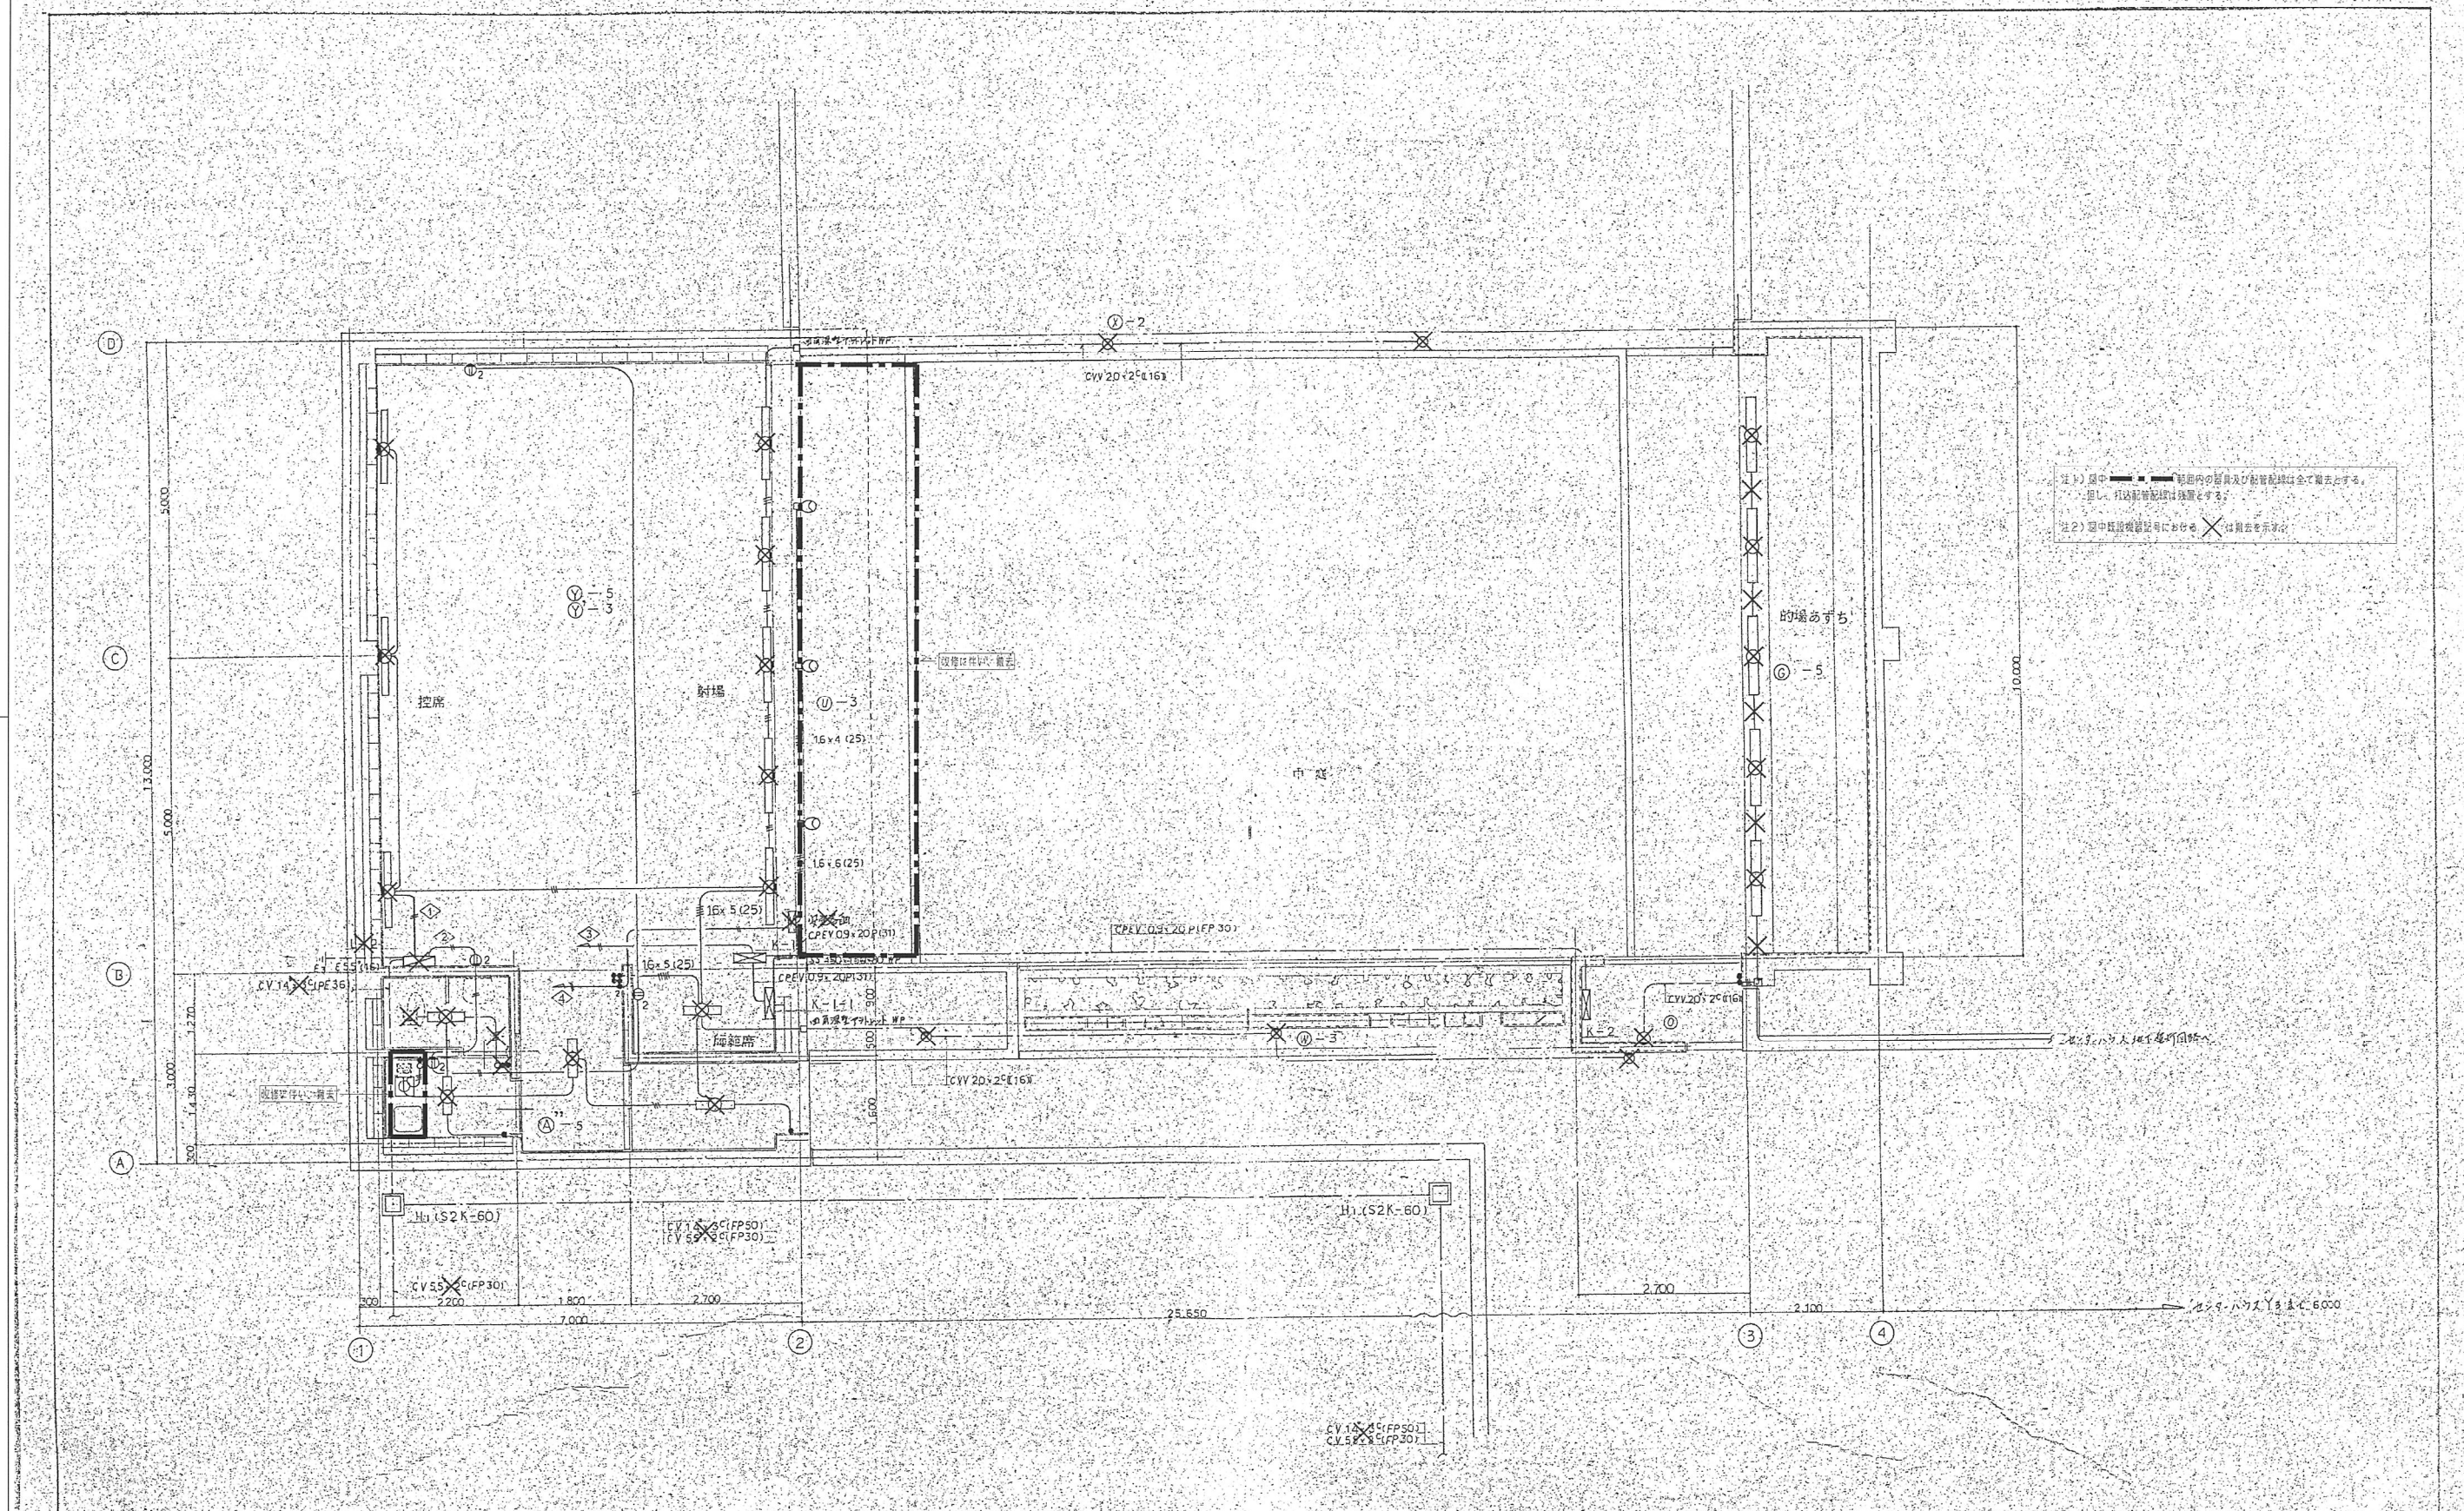

注1) 図中 範囲内の器具及び配管配線は全て撤去とする。
但し、引込配管配線は残置とする。
注2) 図中既設機器記号における は撤去を示す。

種別/備考		工事名称	長久手古戦場公園再整備事業 既存改修和弓場増築工事	図面番号	E-14
	担当	図面名称	和弓場 電気設備 平面図(改修前) 撤去範囲	縮尺	A1: 1/50 A3: 1/100